
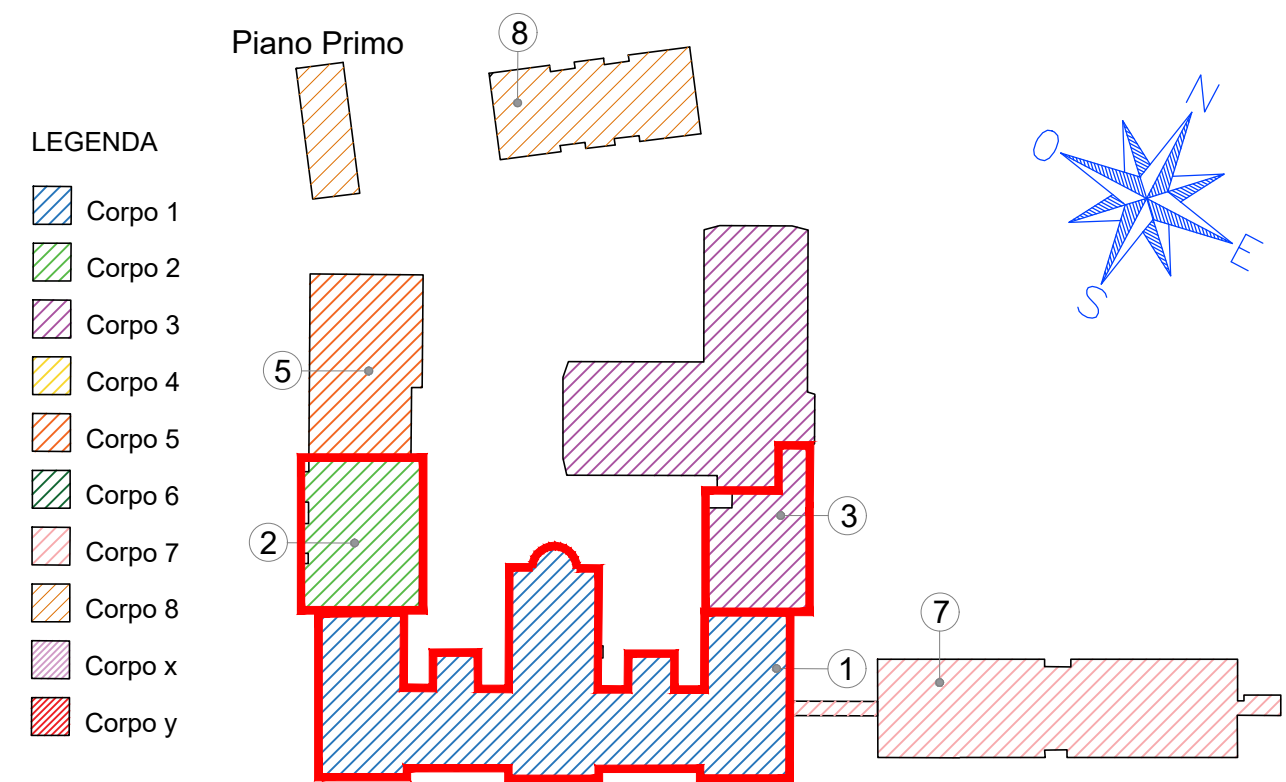


Prospetto posteriore - lato destro / interno corpo centrale

Prospetto frontale

Prospetto posteriore - lato destro / frontale

Pianta Piano Primo - Costruito corpo 1 2 e 3 - Ospedale di Comunità

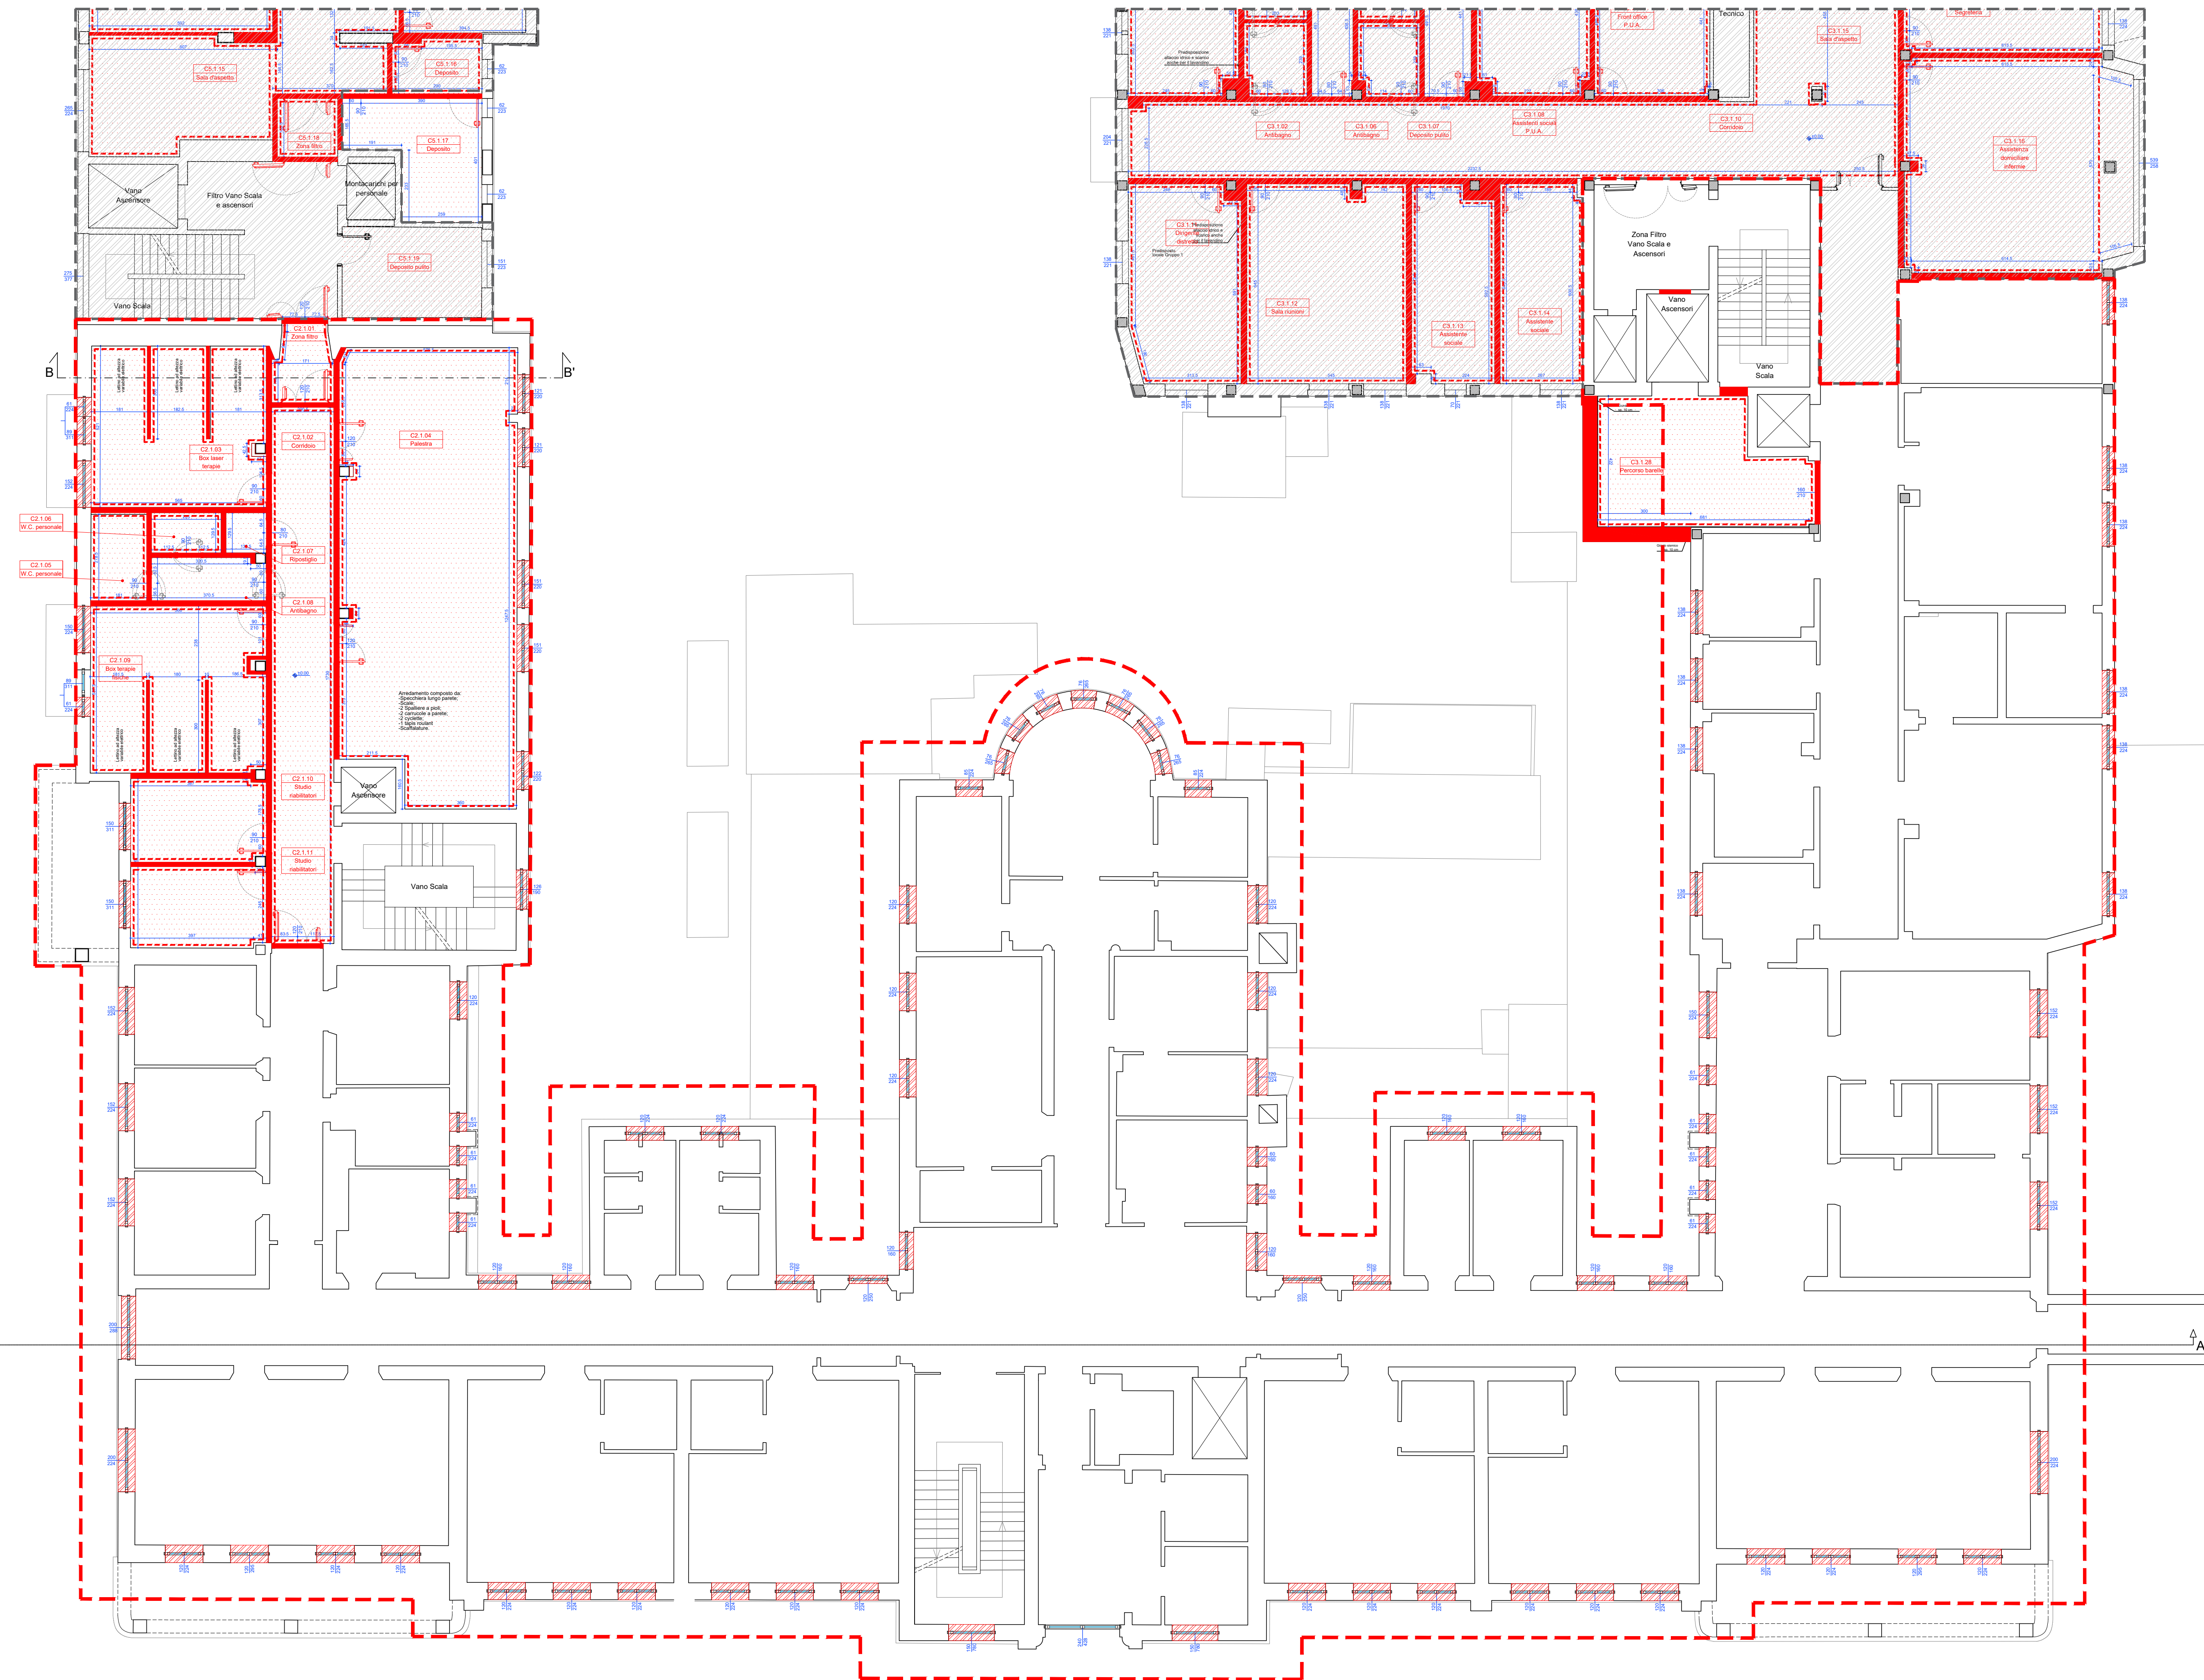

LEGENDA:

- | | |
|---|----------------------|
|  | Nuove pareti |
|  | Nuovi controsoffitti |
|  | Nuovi pavimenti |
|  | Nuove forometrie |

	REPUBBLICA ITALIANA MINISTERO DELL'INTERNO PREFETTURA DI TRIESTE		REGIONE AUTONOMA FRIULI VENEZIA GIULIA		Municipio di Maniago <i>"Municipium de Manigao"</i>		AS FO Azienda Sanitaria Friuli Occidentale
PNRR – MISSIONE 6 SALUTE MC C1 - 1.3 Rafforzamento dell'assistenza sanitaria intermedia e delle sue strutture (ospedale della comunità)							
REGIONE AUTONOMA FRIULI VENEZIA GIULIA							
COMUNE DI MANIAGO (PN)							
OSPEDALE DELLA COMUNITÀ							
C.U.P.: F65F2200600006							
PROGETTO DEFINITIVO-ESECUTIVO							
STATO DI PROGETTO Comparativa Costruito						ELABORATO A	
scala 1:100						115.Co	
3							
2							
1	22/08/2025	VALIDAZIONE				AT	LC
0	04/06/2025	PRIMA EMISSIONE				AT	LC
REV.	DATA	DESCRIZIONE DELLA MODIFICA				REDACTO	VORTEXO
COMMITTEE: Azienda sanitaria Friuli occidentale (As Fo) via della Vecchia Ceramica n°1, 33170 Pordenone (PN) Cod. Fisc. - P.IVA 0177280933			R.U.P.: arch. Marino Ettorelli via della Vecchia Ceramica n°1, 33170 Pordenone (PN)			 AS FO Azienda Sanitaria Friuli Occidentale Sede Sociale: Via Salaria, 100 - 00198 Roma (RM)	
PROGETTISTA GENERALE E RESPONSABILE INTEGRAZIONI PRESTAZIONI SPECIALISTICHE:						prof. ing. Mauro Nicolotti 	
PROGETTO STRUTTURALE:						prof. ing. Mauro Nicolotti ING. PARTNER Via Salaria, 100 - 00198 Roma (RM) C.F./P.I. : 0498950216 - REA VI - 0231035	
PROGETTO ARCHITETTONICO:						prof. ing. Mauro Nicolotti arch. Chiara Parrino Via G. Bonazzi, 39 - 33044 - PALMADENA (PN) P.I. : 098544920	
COORDINATORE DELLA SICUREZZA: IMPIANTI MECCANICI: IMPIANTI ELETTRICI - SPECIALI: PREVENZIONE INCENDI :						prof. ing. Mauro Nicolotti ING. PARTNER Via Salaria, 100 - 00198 Roma (RM) C.F./P.I. : 0498950216 - REA VI - 0231035	
ing. Flavio Vido STUDIO TECNICO ASSOCIATO MULTISERVIZIO via Trento Paludata 33051 - CHIAGLIANO DEL C.F./P.I. : 0349840017						 	
NOME FILE: 0450 115 De A Co 1		DATA PROGETTO: 04/06/2025		[0450] ALLEGATO		115 De A Co LIVELLO MAP [1] REV.006	
STATO DI PROGETTO							